
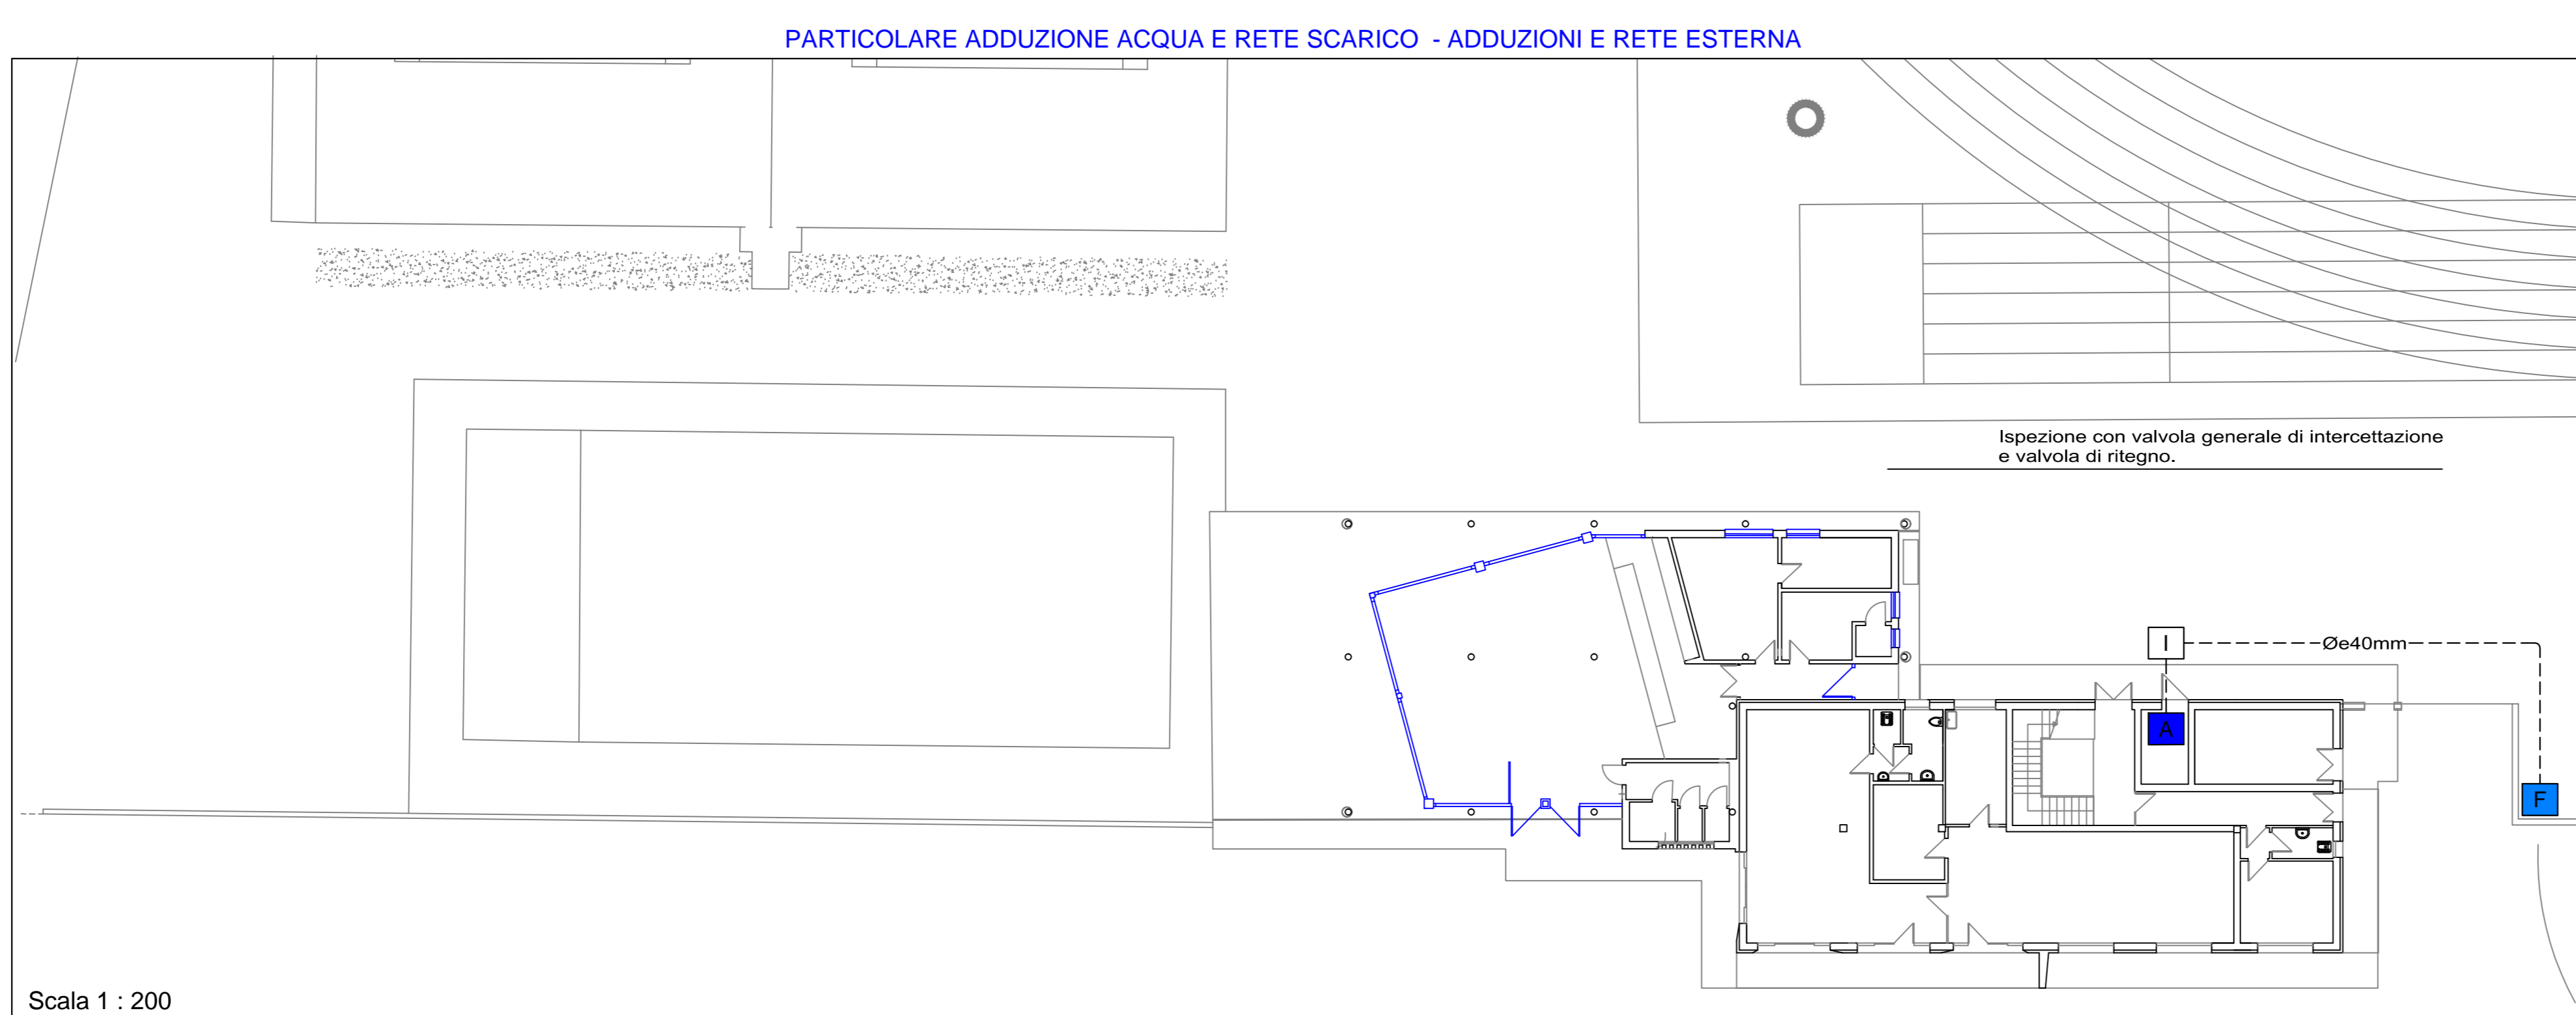



PIANO TERRA

LEGENDA

	TUBAZIONI CALDA - FREDDA IN MULTISTRATO ISOLATO CON GUAINA IN NEOPRENE AVENTE PERCORSO SOTTO TRACCIÀ A PAVIMENTO E IN PARETE PER ALIMENTAZIONE ACQUA DI CONSUMO COLLETTORI DI DISTRIBUZIONE LINEE IMPIANTO IDRICO SANITARIO
	TUBAZIONI CALDA - FREDDA IN MULTISTRATO ISOLATO CON GUAINA IN NEOPRENE AVENTE PERCORSO SOTTO TRACCIÀ A PAVIMENTO E IN PARETE PER ALIMENTAZIONE ACQUA DI CONSUMO APPROSSIMO SANITARI INSTALLATI NEI SERVIZI
	COLLETTORE DI DISTRIBUZIONE LINEE DI ALIMENTAZIONE CIRCUITI ACQUA DI UTILIZZO, INSTALLATO ENTRO APPOSITA CASSETTA INCASSATA IN PARETE E COMPLETO DI VALVOLA DI INTERCETTAZIONE
	TUBAZIONE IN PEHD Øe 32mm CON PERCORSO ESTERNO INTERRATO POSATA SOPRA UN LETTO DI SABBIA LAVATA ENTRO SCAVO CON PROFONDITÀ MINIMA 80cm PER ALIMENTAZIONE ACQUA
	PUNTO DI ALLACCIO INTERNO
	FORNITURA ACQUA DA RETE ACQUEDOTTO CITTADINO
	FILTRO ANTIMPURITÀ E DOSATORE DI POLIFOSFATI
	POMPA DI CALORE PER PRODUZIONE ACS tipo BALTUR modello QUADRA W300 SOLAR

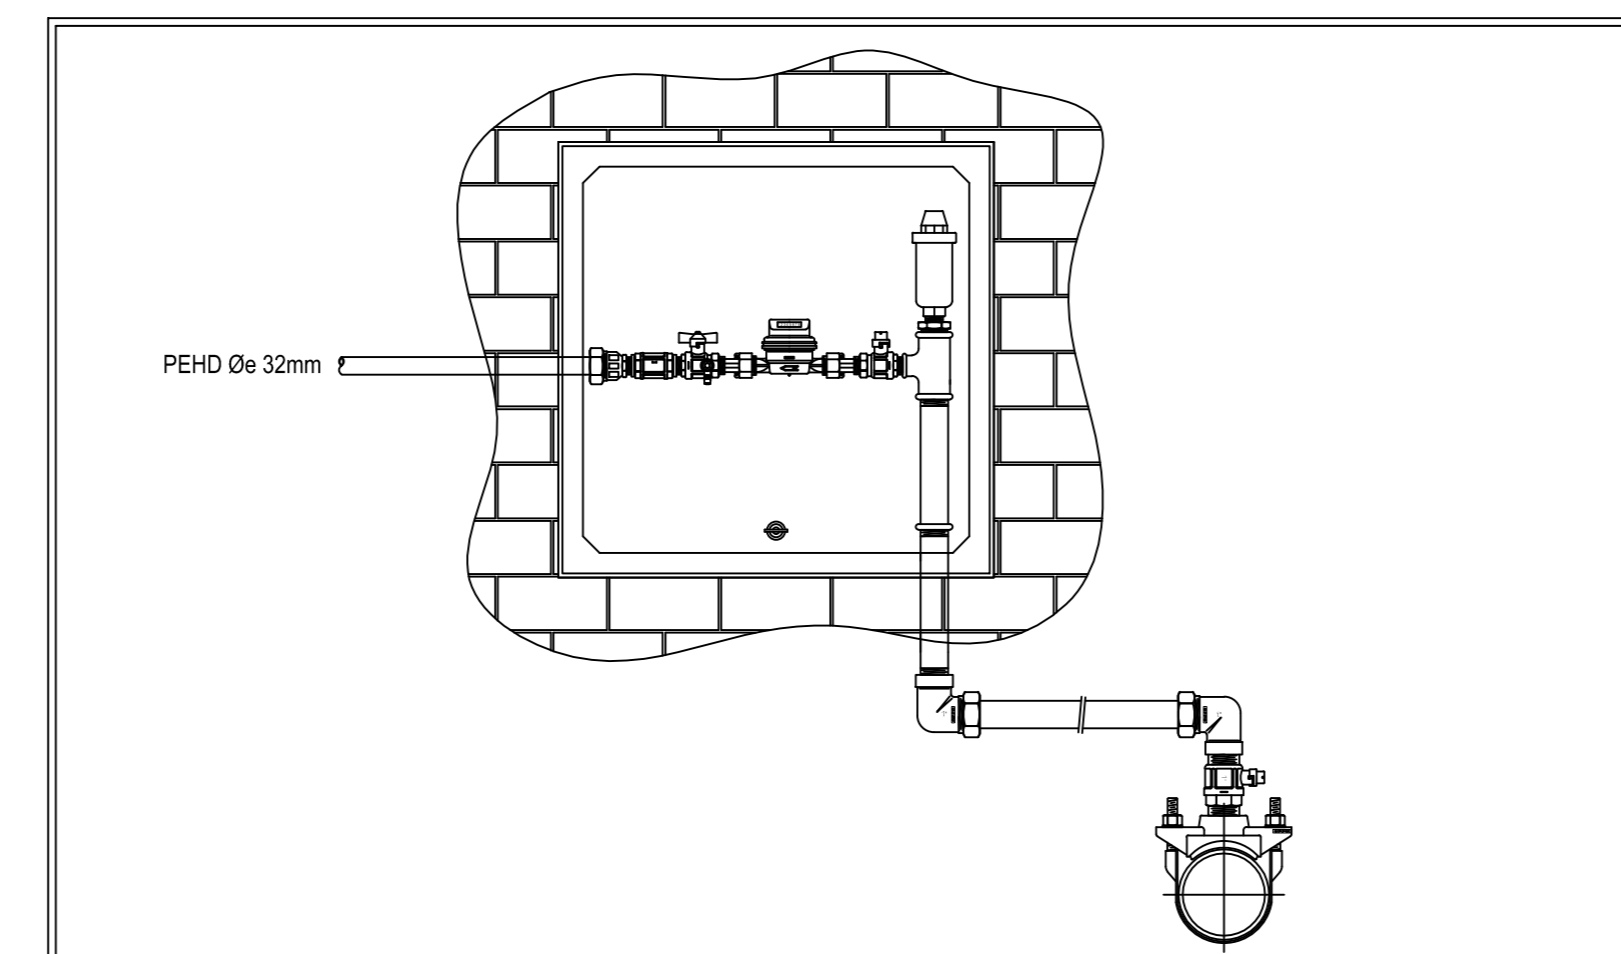

Scala 1 : 200

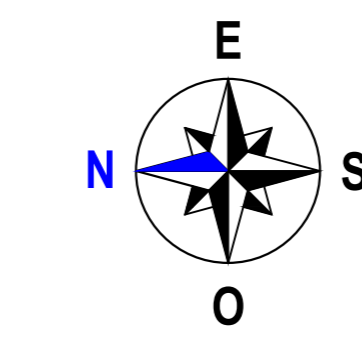

Comune di Galliera Veneta
Provincia di Padova

OGGETTO
Progetto esecutivo per l'intervento di riorganizzazione urbanistica, edilizia e funzionale degli impianti sportivi di Viale Venezia, 1° stralcio

COMMITTENTE
Comune di Galliera Veneta (PD)
35015 Via Roma n.174

PROGETTISTA
arch. Graziano Pavin
Galleria Campo della Marta 18/3 - 35013 Cittadella (PD)
tel/fax 049/9403349 cell 3333011730
architetto.pavin@libero.it - graziano.pavin@archiworldpec.it

TAVOLA n T04
PROGETTO IMPIANTO IDRICO SANITARIO

Impianto Elettrico Studio Tecnico Ing. Gianni Milani Via G.C. Agostini, 50 35018 San Martino di Lupari (PD)	Impianto Termoidraulico Studio Tecnico Associato Alfa di Alfonso Roberto e Zonta Romano Via Roma, 47/3 35015 Galliera Veneta (PD)	Strutture Studio Tecnico Ing. Paolo Botton Via Trieste n. 30/A 35010 Camignano di Brenta (PD)
---	---	--

NOVEMBRE 2016 SCALA 1:50

A termini di legge di rinvenire in proprietà di questo disegno con divieto di riprodurlo o di renderlo comunque noto o terzi senza espressa e preventiva autorizzazione del titolare.