



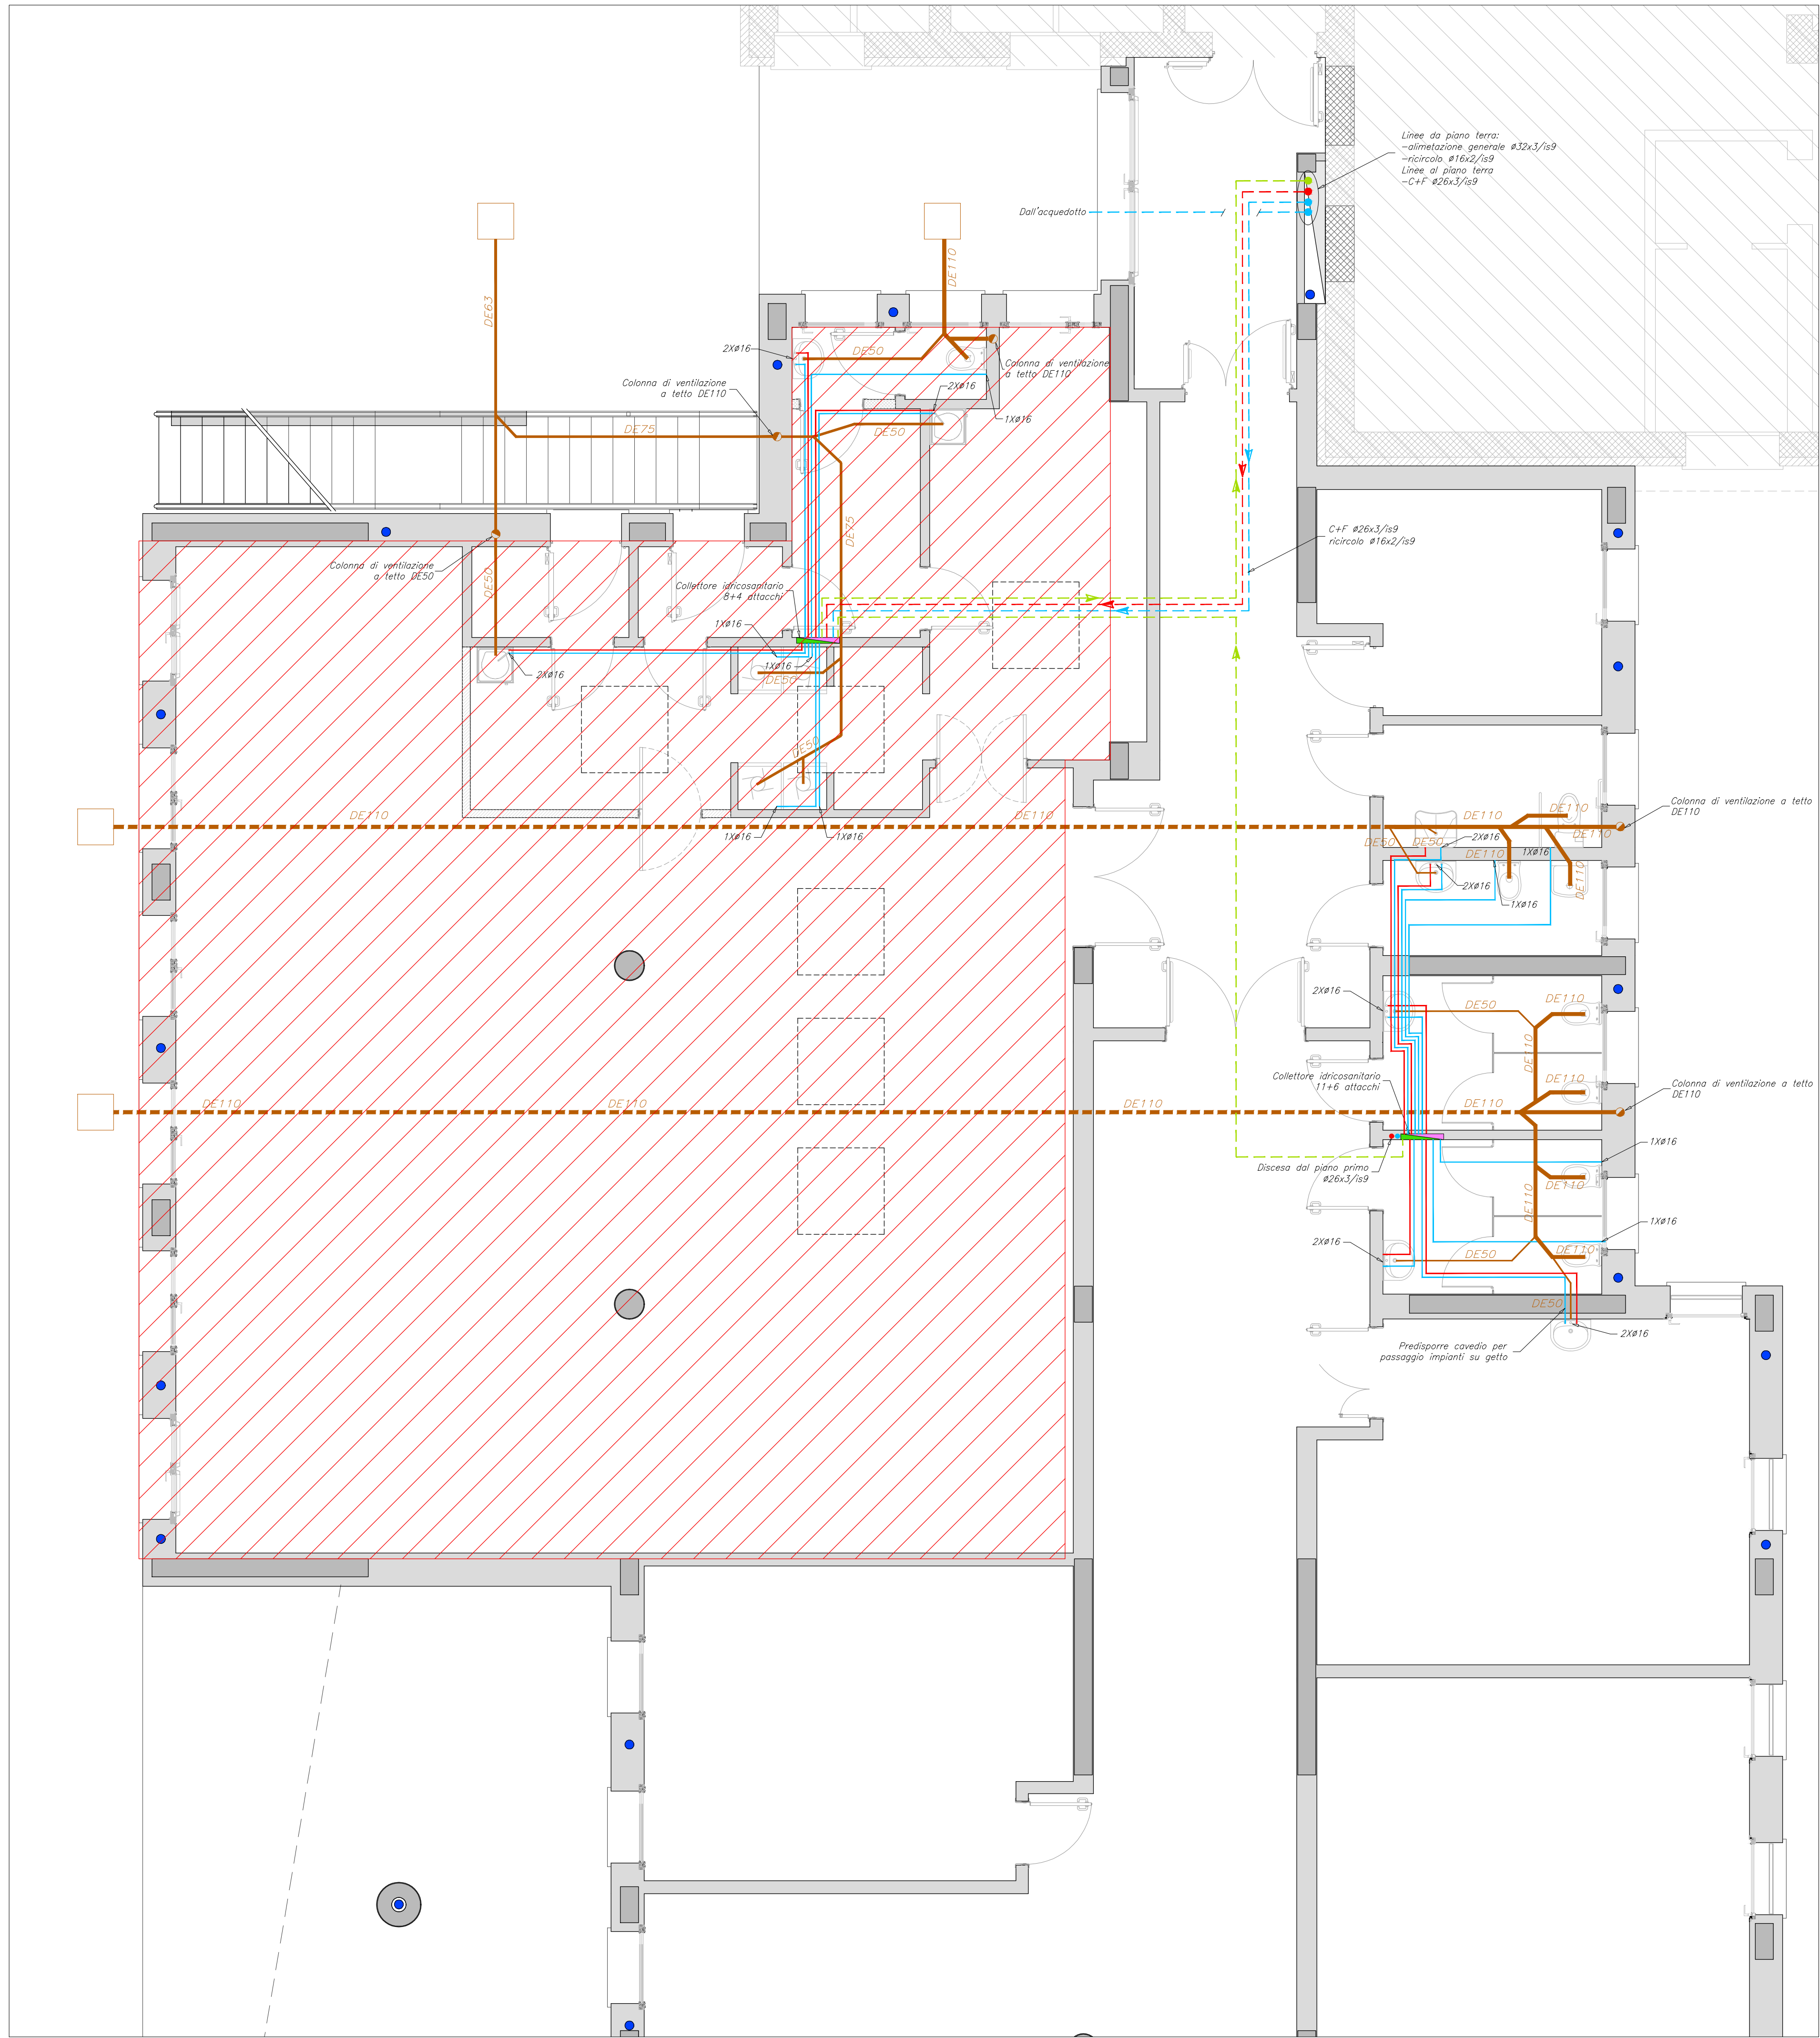

PIANTA PIANO TERRA

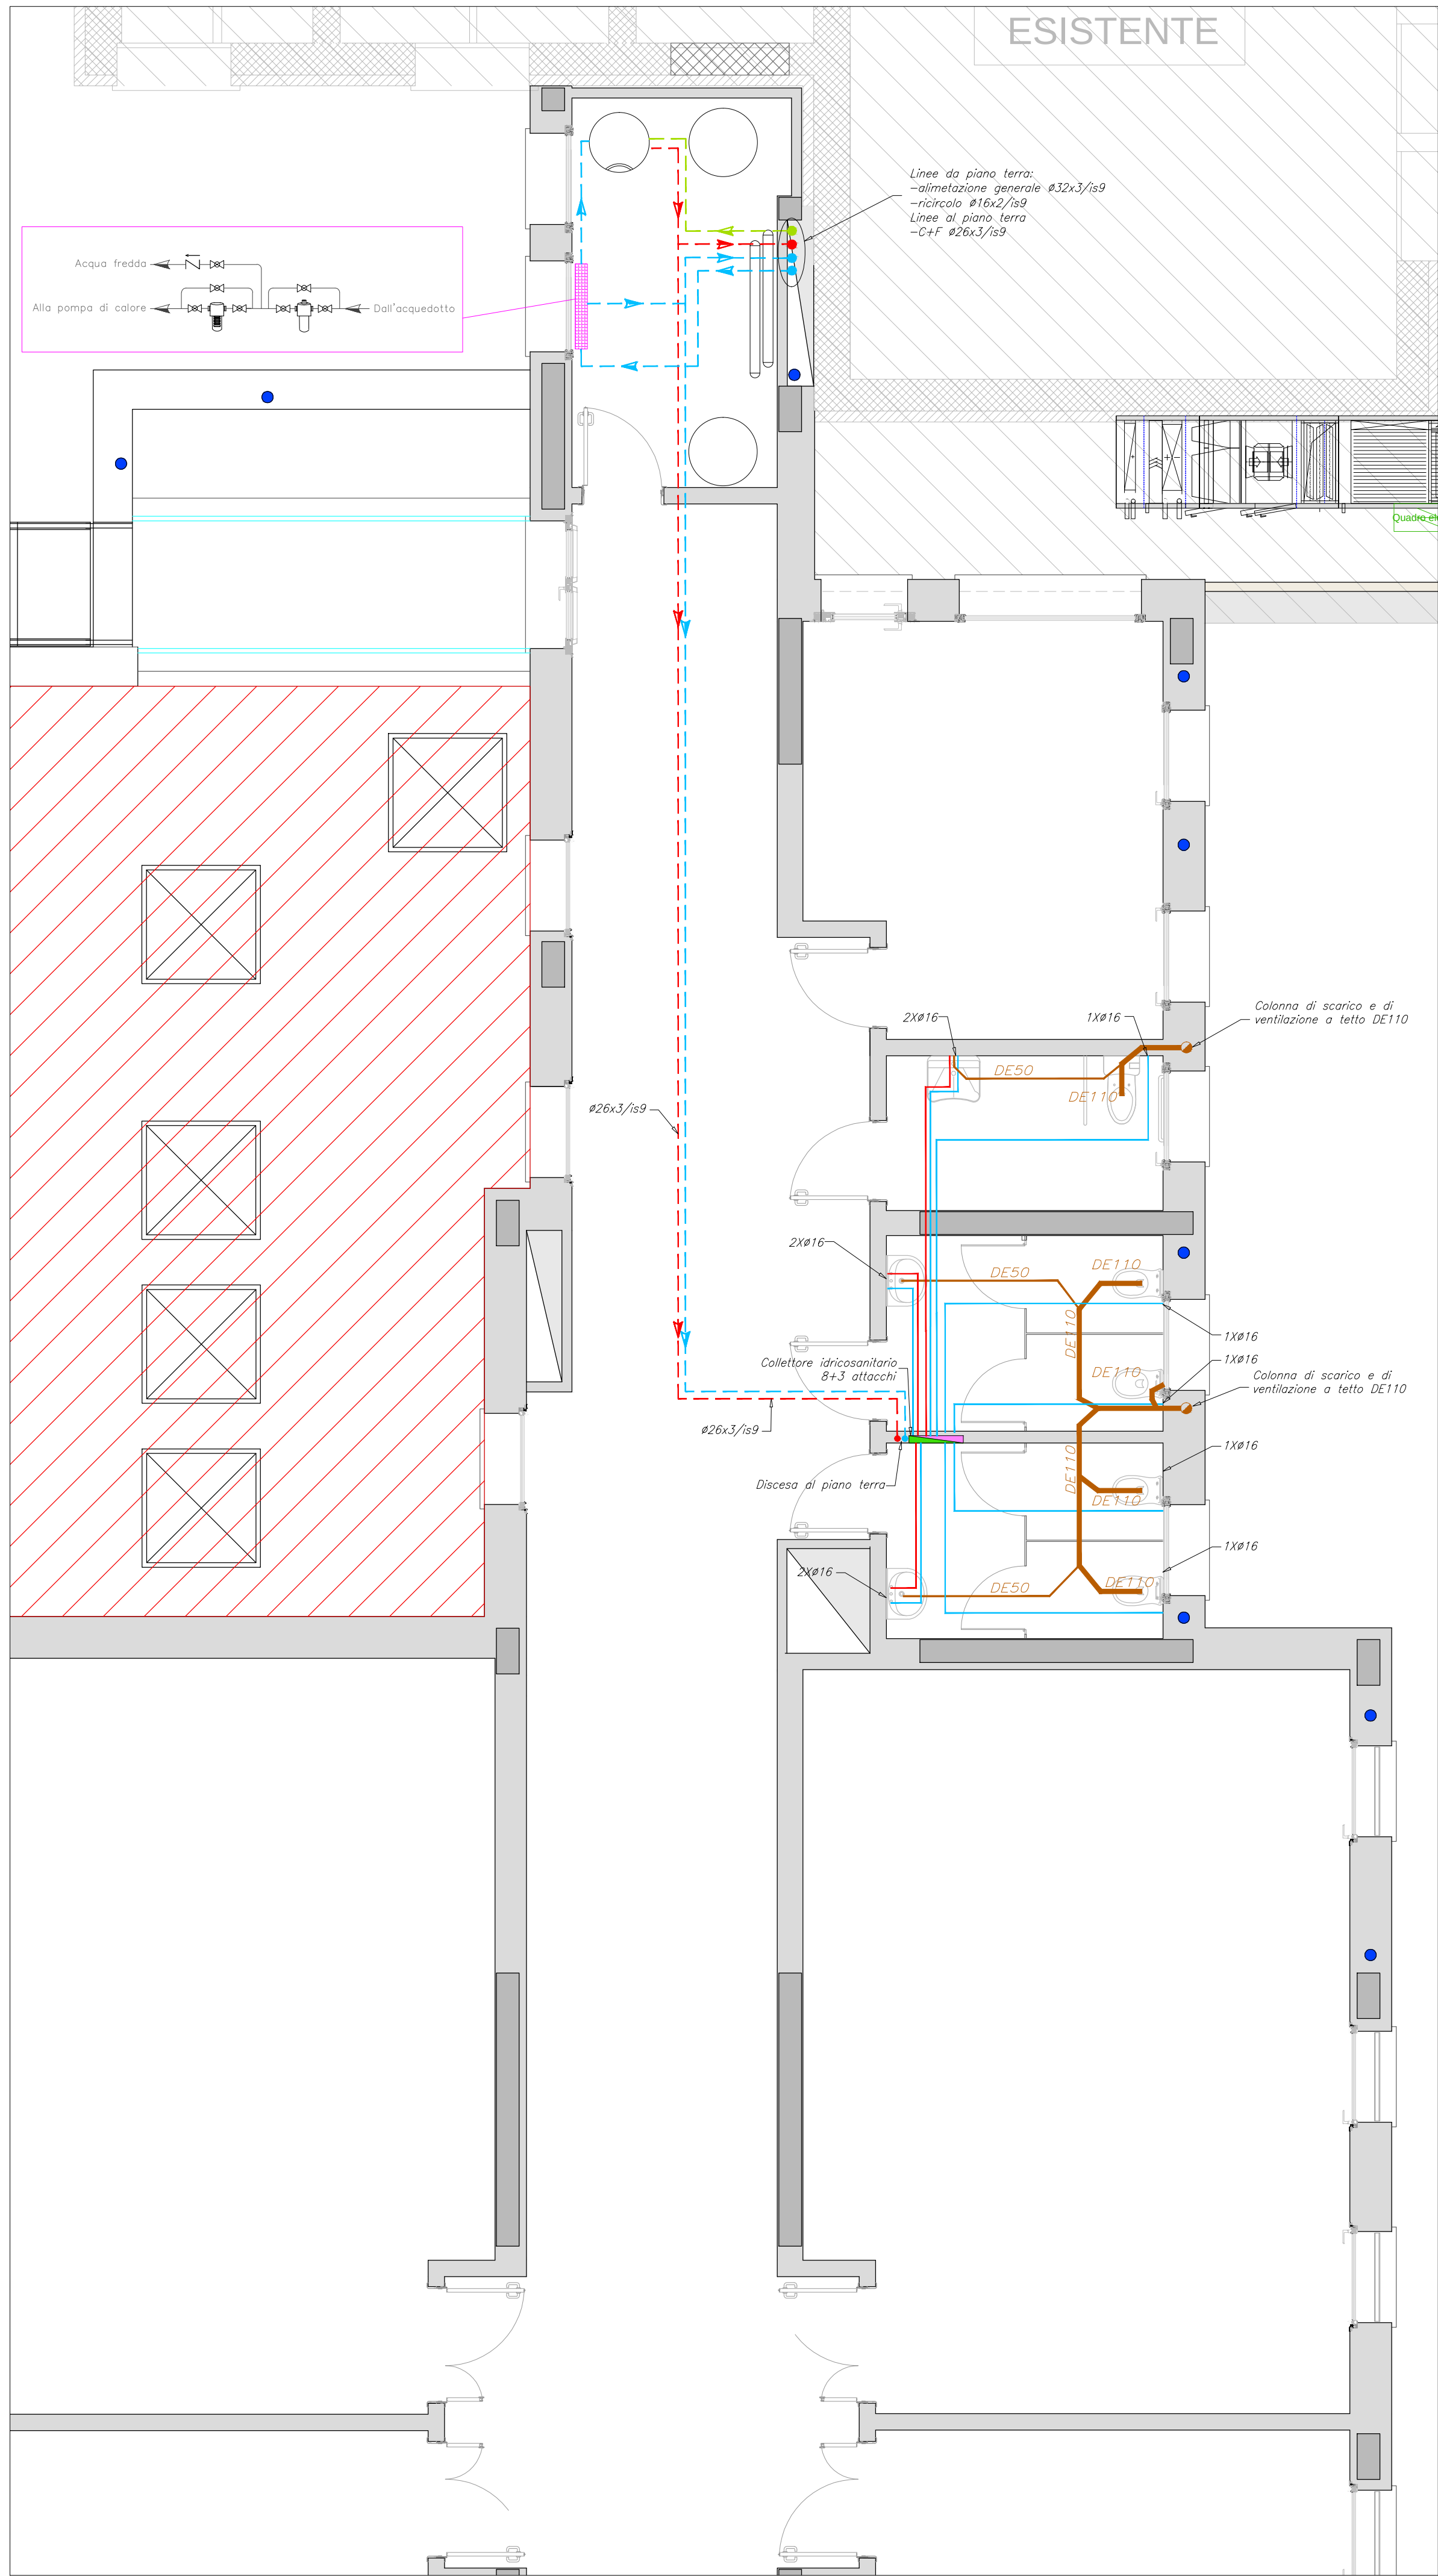


PIANTA PIANO PRIMO

LEGENDA SIMBOLI E TUBAZIONI

- TUBAZIONI PRINCIPALI ACQUA CALDA, FREDDA, RICIRCOLO
- TUBAZIONI DISTRIBUZIONE INTERNO BAGNO
- CASSETTA PER COLLETTORI IMPIANTO SANITARIO
- TUBAZIONI SCARICHI IN PEAD - SOTTOTRACCIA PAVIMENTO
- TUBAZIONI SCARICHI IN PEAD - FONDAZIONI

ATTACCHI APPARECCHI			
APPARECCHI	TUBAZIONI ACQUA FREDDA	TUBAZIONI ACQUA CALDA	SCARICO
LAVELLO	øe 16 mm	øe 16 mm	øe 50 mm
LAVASTOVIGLIE	øe 16 mm	/	øe 50 mm
LAVABO	øe 16 mm	øe 16 mm	øe 50 mm
BIDET	øe 16 mm	øe 16 mm	øe 50 mm
W.C.	øe 16 mm	/	øe 110 mm
DOCCIA	øe 20 mm	øe 20 mm	øe 50 mm
VASCA	øe 20 mm	øe 20 mm	øe 63 mm
LAVATRICE	øe 16 mm	/	øe 50 mm
LAVATOIO	øe 16 mm	øe 16 mm	øe 50 mm
PILOZZO CON DOCCINO	øe 16 mm	øe 16 mm	øe 110 mm

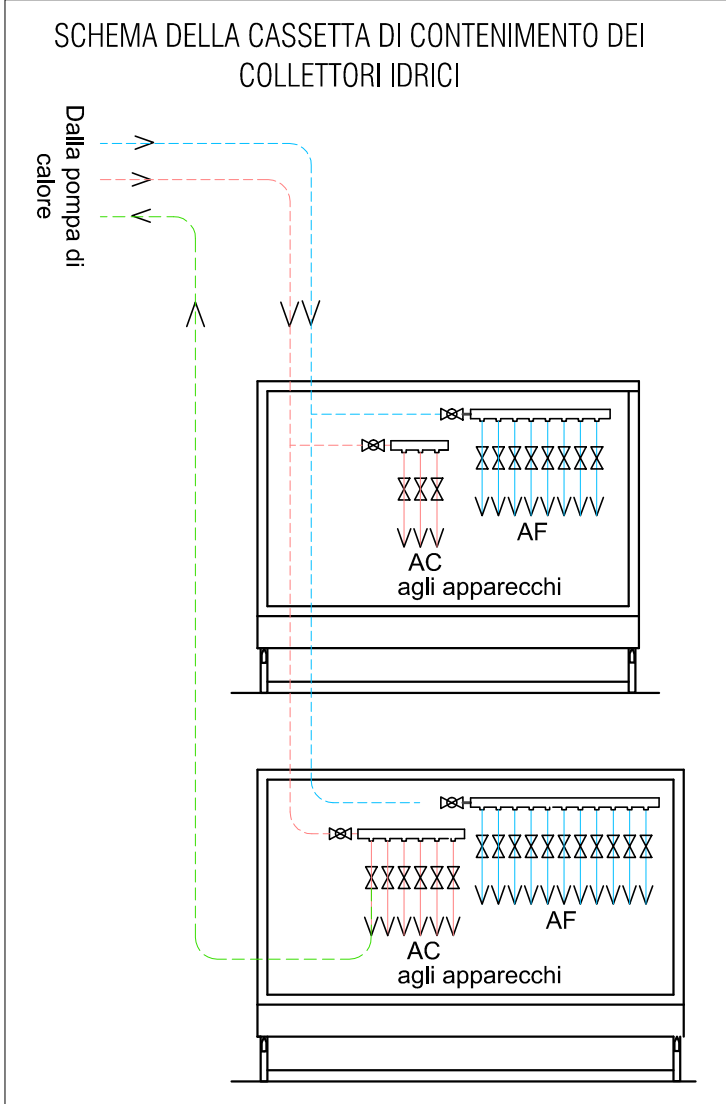

INDIVIDUAZIONE OPERE 2° STRALCIO FUNZIONALE (MENZA)



Regione Veneto



Comune di Galliera Veneta

NUOVA SCUOLA PRIMARIA "don Guido Manesso"
PROGETTO ESECUTIVO - 1° STRALCIO FUNZIONALE

D.03.00

IMPIANTO IDRICO SANITARIO E DI SCARICO
Piano terra e piano primo

data 14/12/2018

scala 1:50

D _ Stato di progetto - Impianti meccanici.dwg

committente:	Comune di Galliera Veneta
progettazione architettonica:	arch. Fernando Tomasello arch. Monica Pastore
progettazione specialistica:	ing. Gioele Curtarello